

AMPLIAÇÃO DE REDE - LINHA UM - FOLADOR

Endereço:

Responsável Técnico:

Eng. Civil CREA-RS 096570-D
Luis Carlos Balestrin
Responsável Técnico

[Handwritten Signature]

Escala:
INDICADA

Desenho:
Luis

MUNICÍPIO DE BARÃO DE COTEGIPE
CNPJ: 87.613.451/0001-82

Proprietário(a):

[Handwritten Signature]

Conteúdo:
PLANTA BAIXA E DETALHES

Data:
02/2024


Tipo do Projeto / Serviço:
PROJETO DE DISTRIBUIÇÃO DE ÁGUA

Prancha:
01

Pref. Municipal de Barão de Cotegipe/RS
Rua Princesa Isabel, 114 - Centro
Barão de Cotegipe / RS
CEP: 99740-000
54 3523 1344



DETALHE DO HIDRÔMETRO

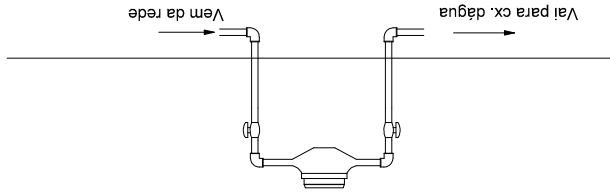

Valvula de alívio de Pressão (VAP)

Registro em caixa de proteção

Estrada

Distância em metros

Cota de nível


Família beneficiada

Tubo PEAD 20x1,80mm PN8

Tubo PEAD 25x1,90mm PN8



Tubo PEAD 32x2,3mm PN8

LEGENDA


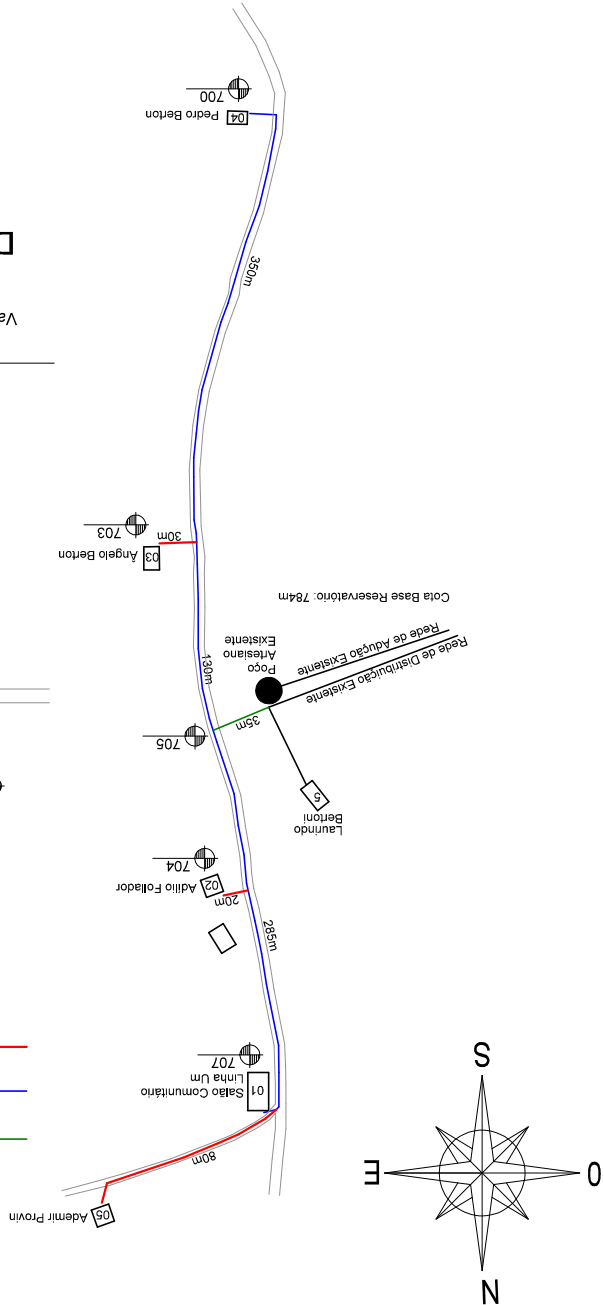


LEGENDA

- Tubo PEAD 20x180mm PN8
- Tubo PEAD 25x190mm PN8
- 00 Família beneficiada
- ⊕ 770 Cota de nível
- 480 Distância em metros
- Estrada
- Registro em caixa de proteção
- Válvula de alívio de Pressão (VAP)

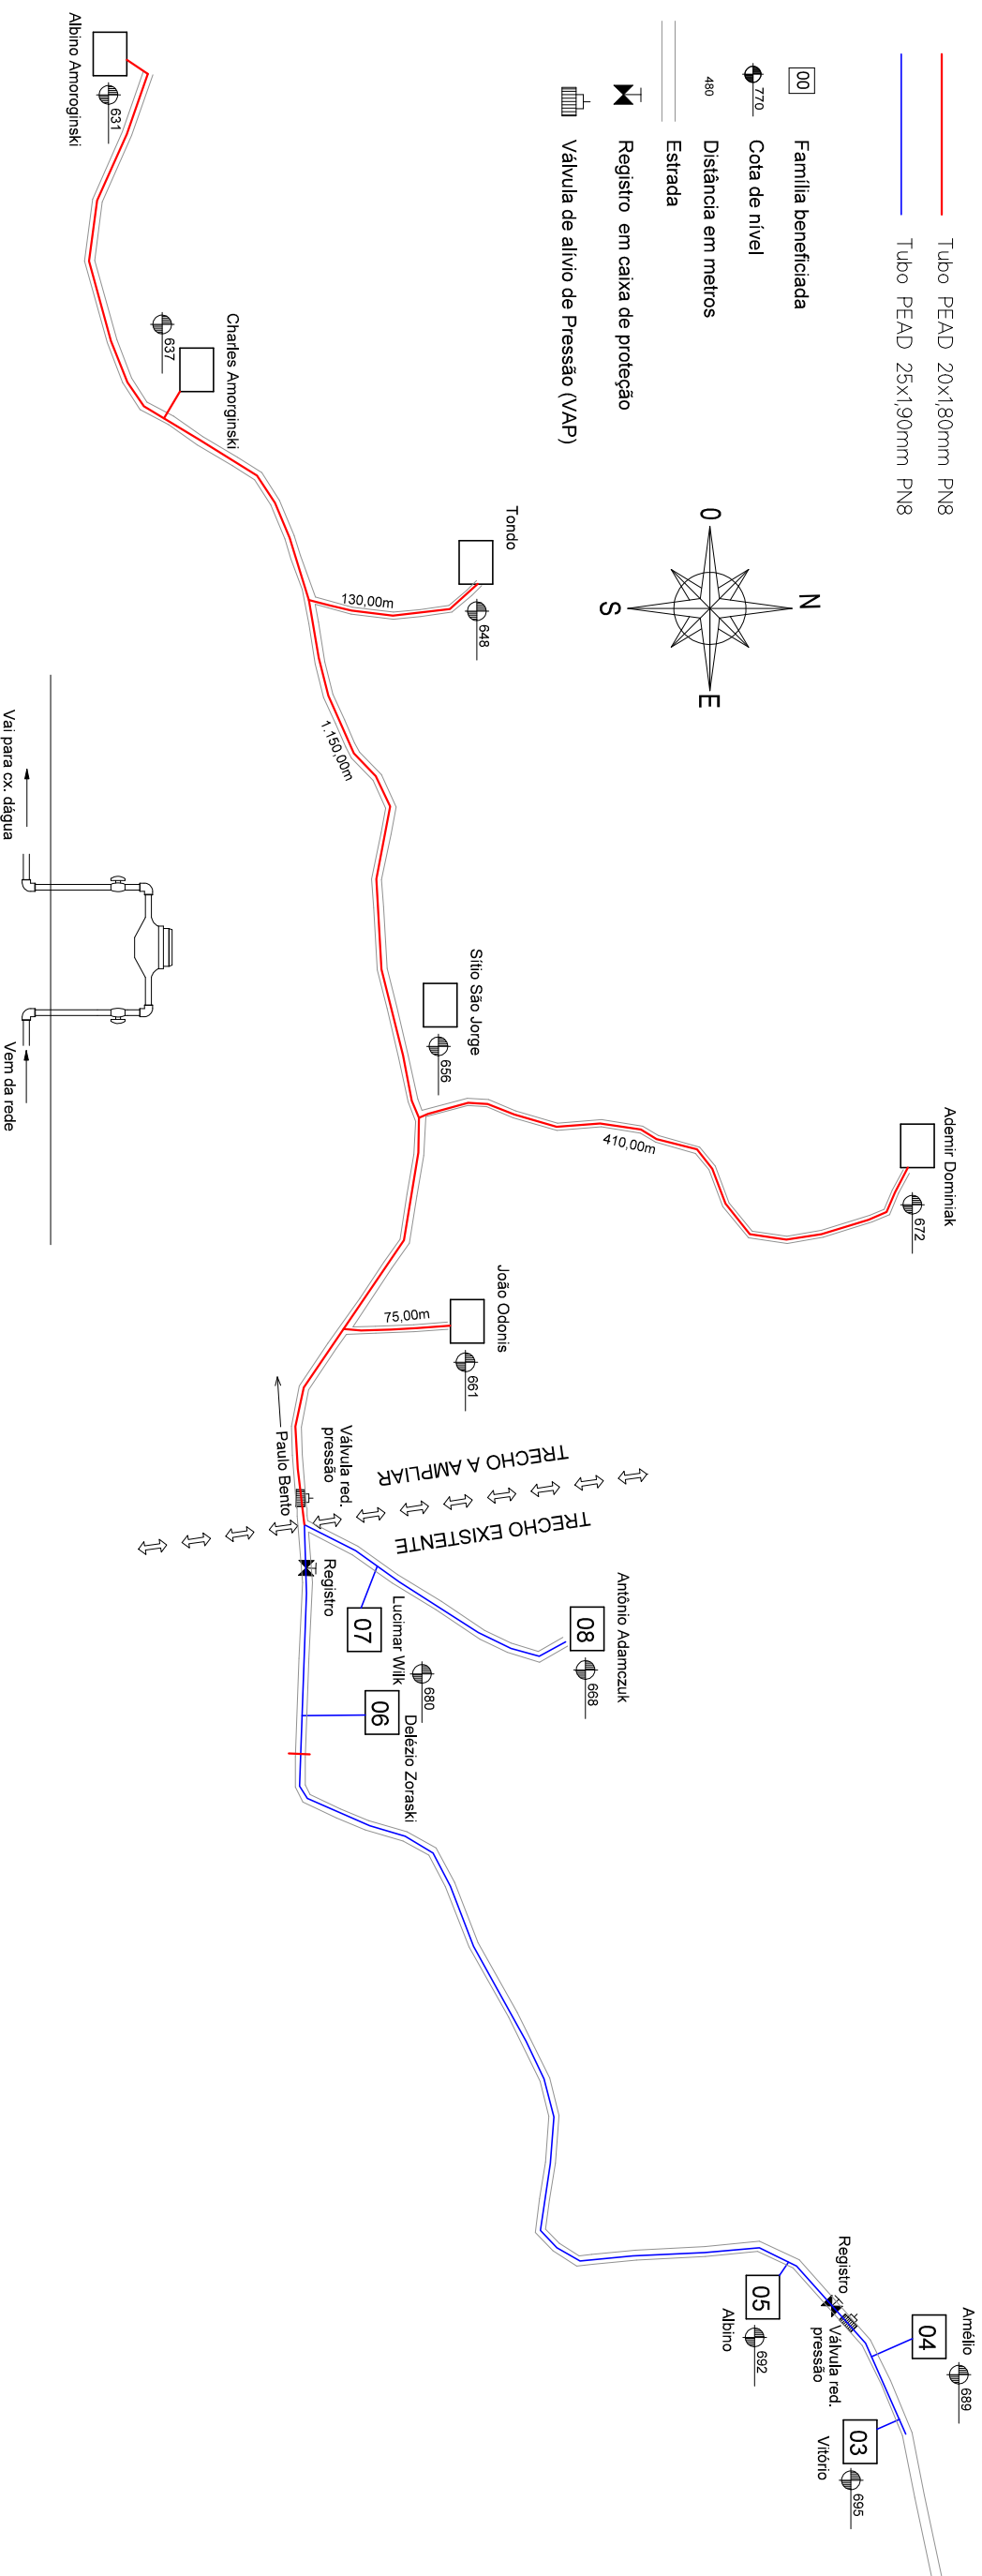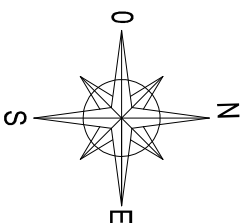


DETALHE DO HIDRÔMETRO

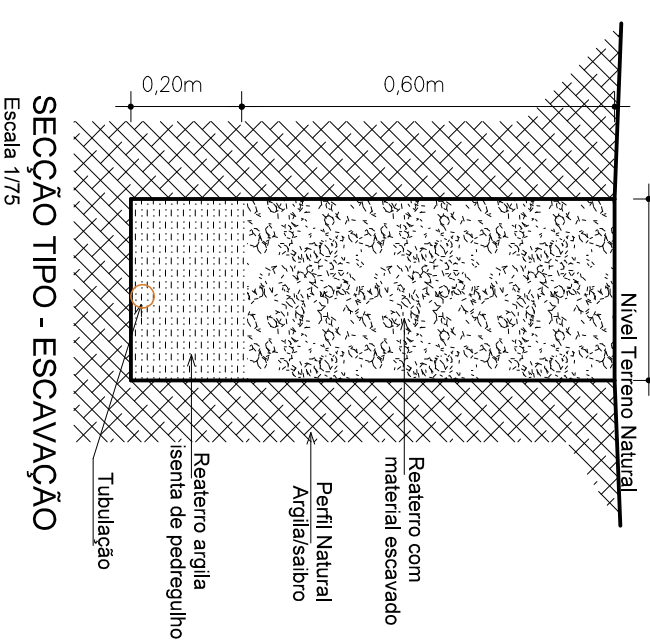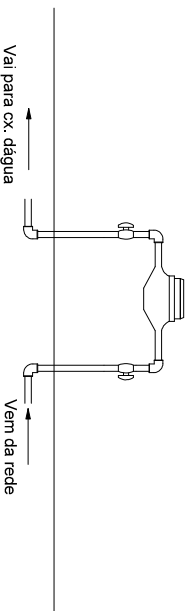


SEÇÃO TIPO - ESCAVAÇÃO

Escala 1/75

 DETALHE CAIXAS DE PROTEÇÃO

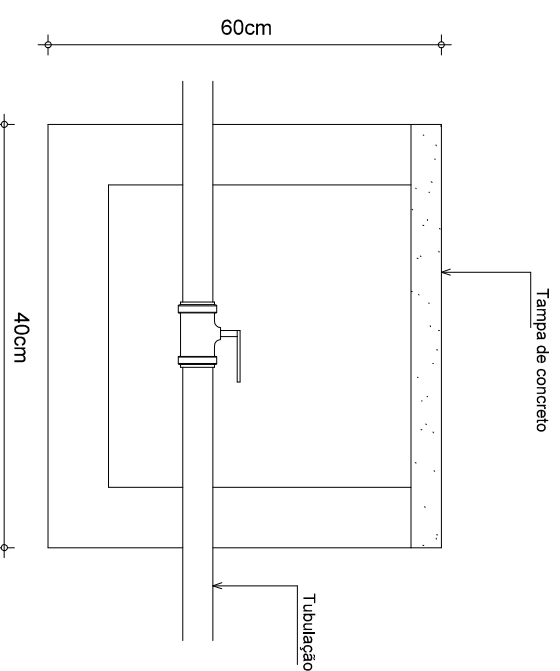


Proprietário(a):

MUNICÍPIO DE BARÃO DE COTEGIPE
 CNPJ: 87.613.451/0001-82

Tipo do Projeto / Serviço:
PROJETO DE AMPLIAÇÃO DE REDE DE DISTRIBUIÇÃO DE ÁGUA

Conteúdo:
PLANTA BAIXA E DETALHES

 Prancha:
01

Data:
 02/2024

Proprietário(a):

MUNICÍPIO DE BARÃO DE COTEGIPE
 CNPJ: 87.613.451/0001-82


Responsável Técnico:

Luis Carlos Balestrin
 Etp. Civil CREA-RS 096570-D

Desenho:
 Luis




Escala:
 INDICADA

Endereço:
POÇO LINHA GRAMADO -
BUÇIÓR

Responsável Técnico:

Luis Carlos Balestrin
 Etp. Civil CREA-RS 096570-D

Desenho:
 Luis

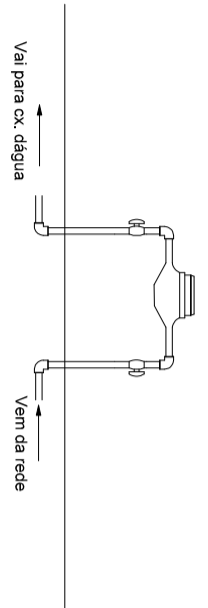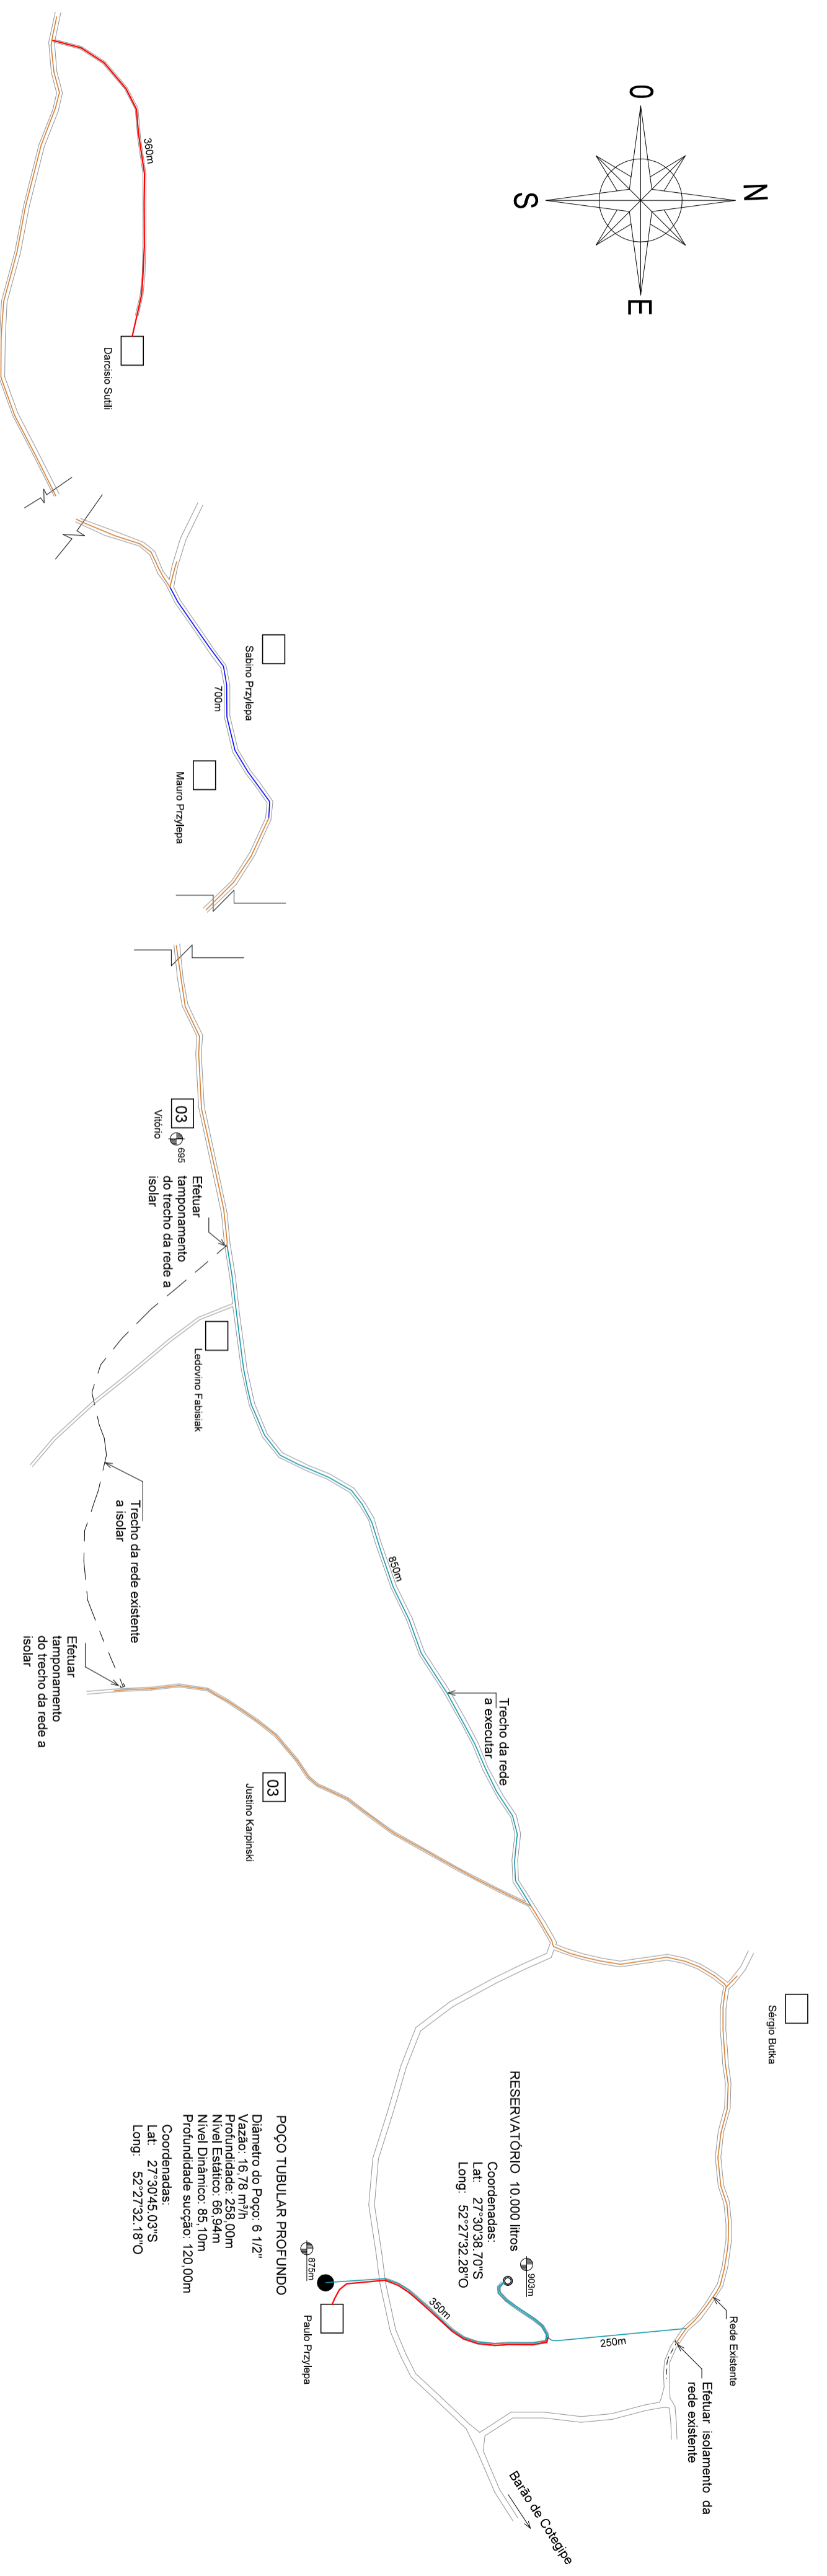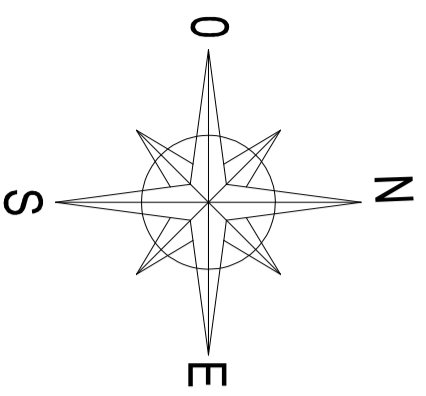
Escala:
 INDICADA




DETALHE DO HIDRÔMETRO

LEGENDA


- Tubulação Existente
- Tubo PEAD 40x2,4mm PN8
- Tubo PEAD 25x1,9mm PN8
- Tubo PEAD 20x1,8mm PN8
- Família beneficiada
- Cota de nível
- Distância em metros
- Estrada
- Registro em caixa de proteção
- Válvula de alívio de Pressão (VAP)

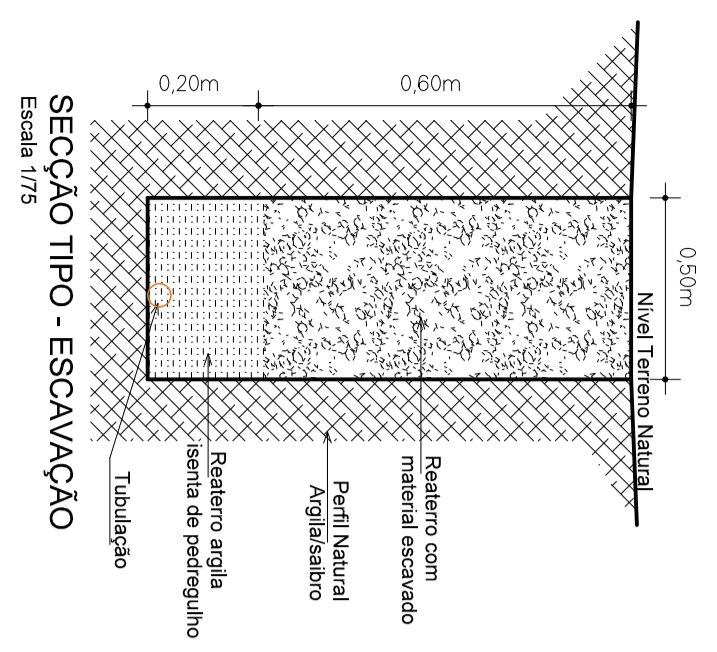

SEÇÃO TIPO - ESCAVAÇÃO
Escala 1/75

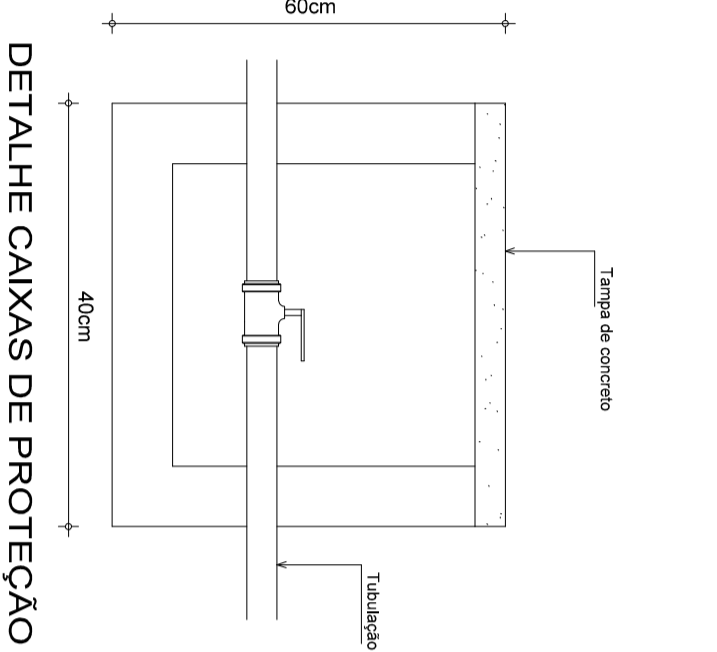

DETALHE CAIXAS DE PROTEÇÃO

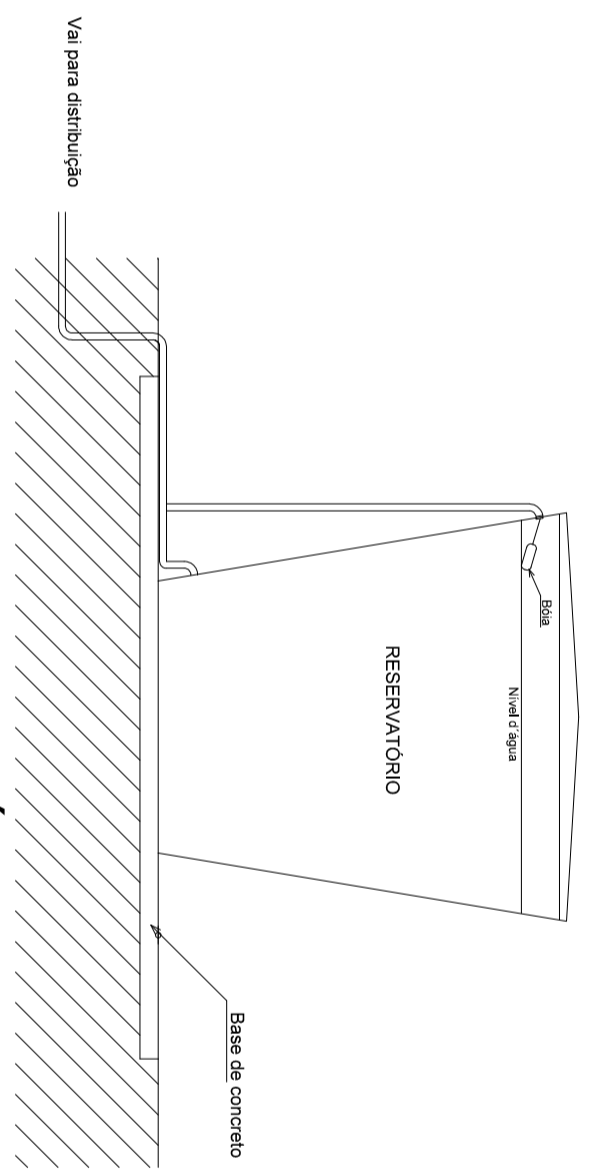

DETALHE RESERVATÓRIO

<p>Propriedade(s): MUNICÍPIO DE BARÃO DE COTEGIPE CNPJ: 87.613.451/0001-82</p>		<p>Prancha: 01</p>	
<p>Tipo do Projeto / Serviço: PROJETO DE REFORMA E ADEQUAÇÃO DE REDE</p>		<p>Data: 02/2024</p>	
<p>Conteúdo: PLANTA BAIXA E DETALHES</p>		<p>Responsável Técnico: Luis Henrique de Oliveira Engenheiro Civil - R.G. 066870-0 Responsável Técnico</p>	
<p>Endereço: POVOADO WAURUCH</p>		<p>Desenho: Luis</p>	
<p>Escala: INDICADA</p>		<p>Escala: INDICADA</p>	