



DETALHAMENTO CERCAMENTO POÇO/RESERVATÓRIO

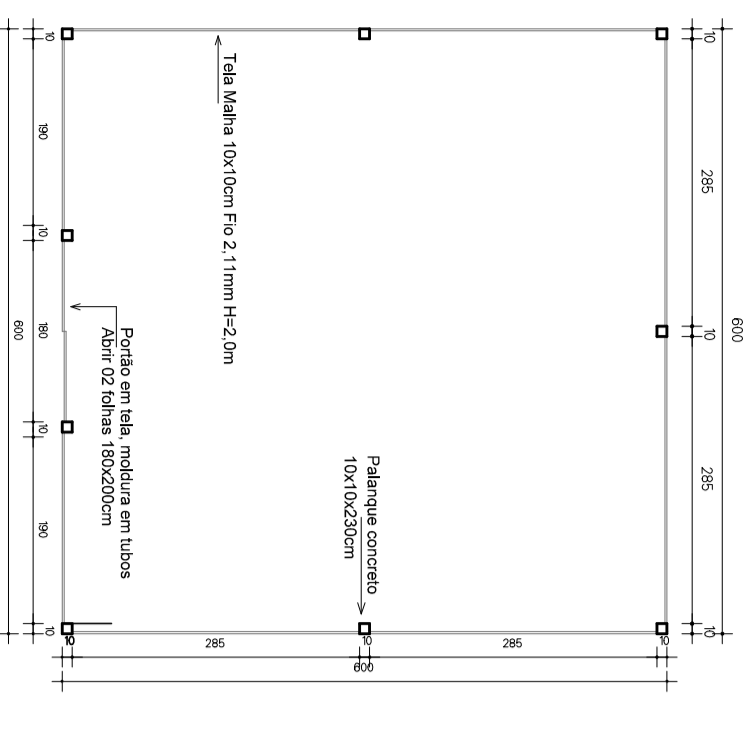


PLANTA BAIXA

FACHADA FRONTAL

Escala 1/75

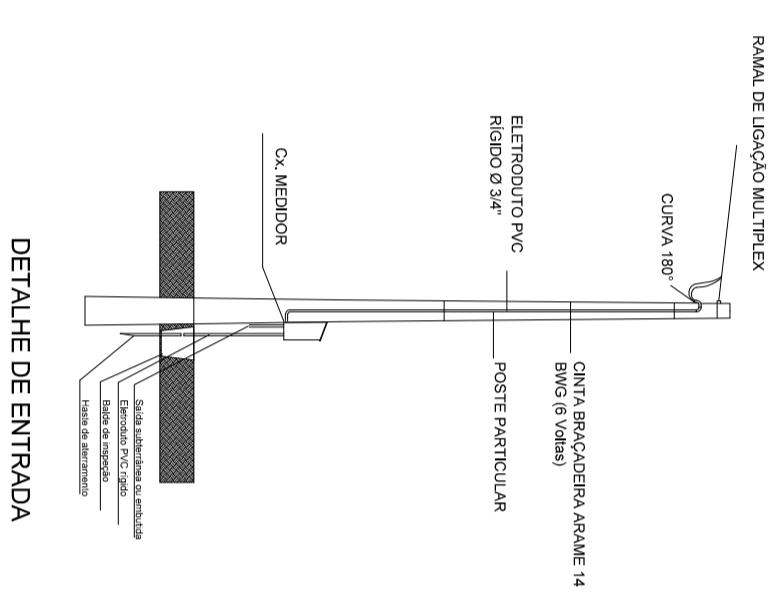

DETALHE DE ENTRADA

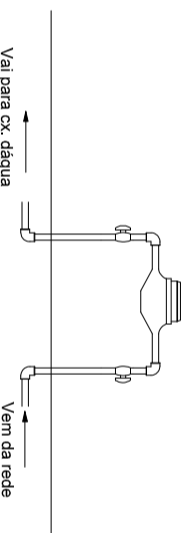


DETALHE DO HIDRÔMETRO

### LEGENDA


- Tubo PVC Classe 15 DE25mm DN20mm
- Tubo PVC Classe 15 DE37mm DN25mm
- Tubo PVC Classe 15 DE40mm DN32mm
- Tubo PVC Classe 15 DE50mm DN40mm
- Tubo PVC Classe 15 DE60mm DN50mm

- Família beneficiada
- Cota de nível
- Distância em metros
- Estrada
- Registro em caixa de proteção

Vai para distribuição


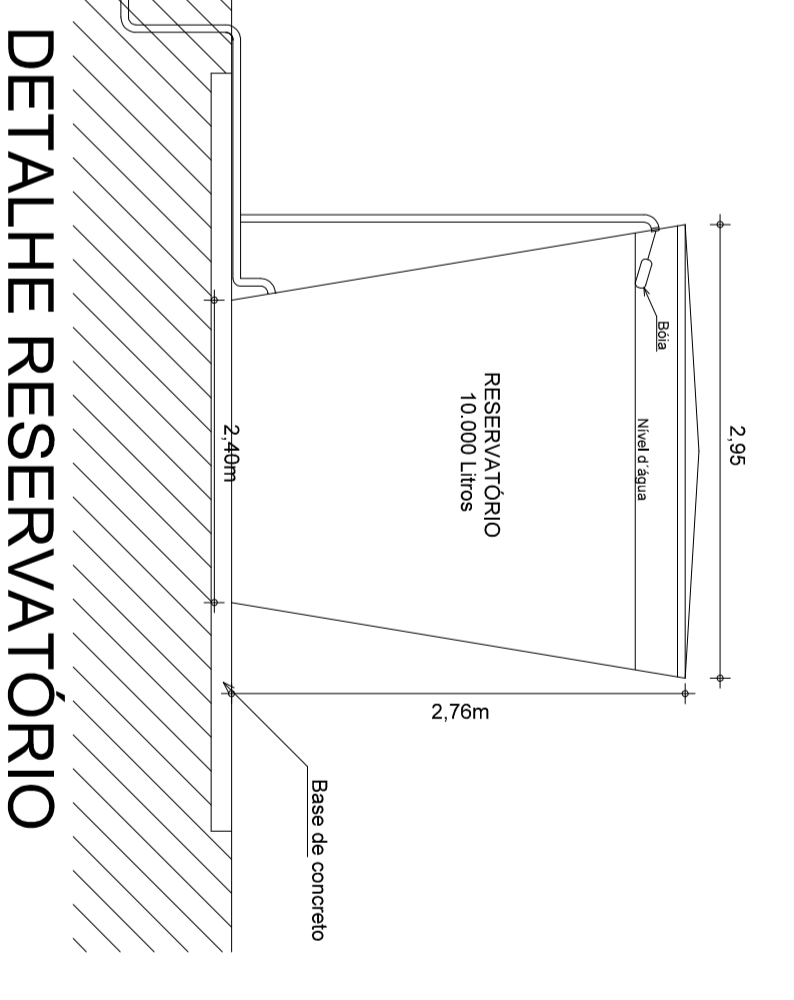


DETALHE RESERVATÓRIO

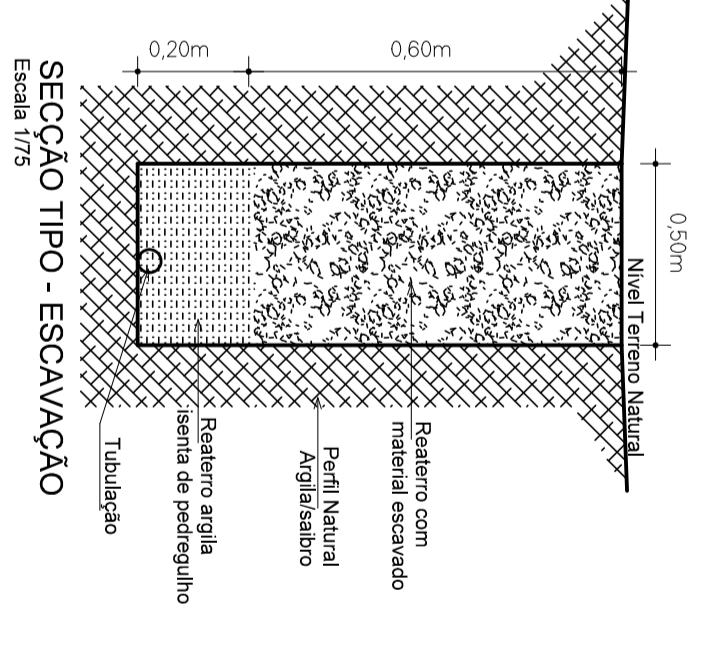

SEÇÃO TIPO - ESCAVAÇÃO

DETALHE CAIXAS DE PROTEÇÃO

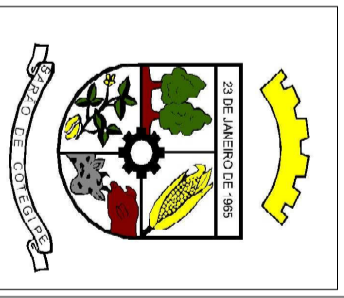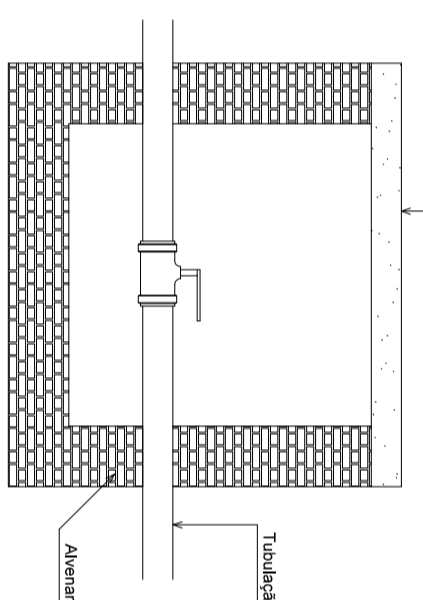

Rua Princesa Isabel 114  
CNPJ 087002436-83  
cep 55700-000 - RS  
email: ramalhertm@wwo.com.br  
54 3523 1344

TÍTULO	PRANCHAS
REDE DE DISTRIBUIÇÃO DE ÁGUA	
REFERÊNCIA:	
PLANO COTADO	
ENGEREÇO:	ARQUIVO:
Rede Linha Três Pinheiros	
PROPRIETÁRIO(A)	RESPONSÁVEL TÉCNICO
MUNICÍPIO DE BARÃO DE COTEGIPE	
CNPJ 87.613.451/0001-82	
ESCALA:	ÁREAS:
1:7.500	
DATA:	
Abri/2016	